

DOSSIER TECHNIQUE D'INFORMATION
Caserne POMPIERS
5 ter avenue de la Libération
THONON LES BAINS



Nom	THONON CENTRE	
JV	INFRACOS	208313
OL	SFR	740771
Date	29/06/2016	
Adresse	5 ter avenue de la libération, 74200 Thonon	



DOSSIER TECHNIQUE D'INFORMATION
Caserne POMPIERS
5 ter avenue de la Libération
THONON LES BAINS

Description du projet

L'installation actuelle se compose de :

- ⇒ 3 antennes radio d'1m40 installées sur l'édicule de la caserne derrière le bardage
- ⇒ 1 faisceau hertzien de 30cm de diamètre derrière le bardage
- ⇒ 1 armoire technique et 2 baies radios au centre de la terrasse derrière un bardage

Les antennes radio sont reliées aux baies radios par câbles coaxiaux dans les chemins de câbles existants

Le projet consiste à :



- ⇒ Remplacer les antennes radio par 3 antennes de taille identique
- ⇒ Ajout de 3 modules radio au pied des antennes de dimension 40x30x10 cm dissimulé derrière le bardage
- ⇒ Remplacer les baies Radio en lieu et place

Délai prévisionnel d'intervention : Septembre 2016.

Pendant la phase de travaux, certains éléments techniques comme les faisceaux hertziens, modules ou armoires radio peuvent coexister avec le nouveau matériel afin de ne pas générer de coupure de service.


Nom	THONON CENTRE	
JV	INFRACOS	208313
OL	SFR	740771
Date	29/06/2016	
Adresse	5 ter avenue de la libération, 74200 Thonon	



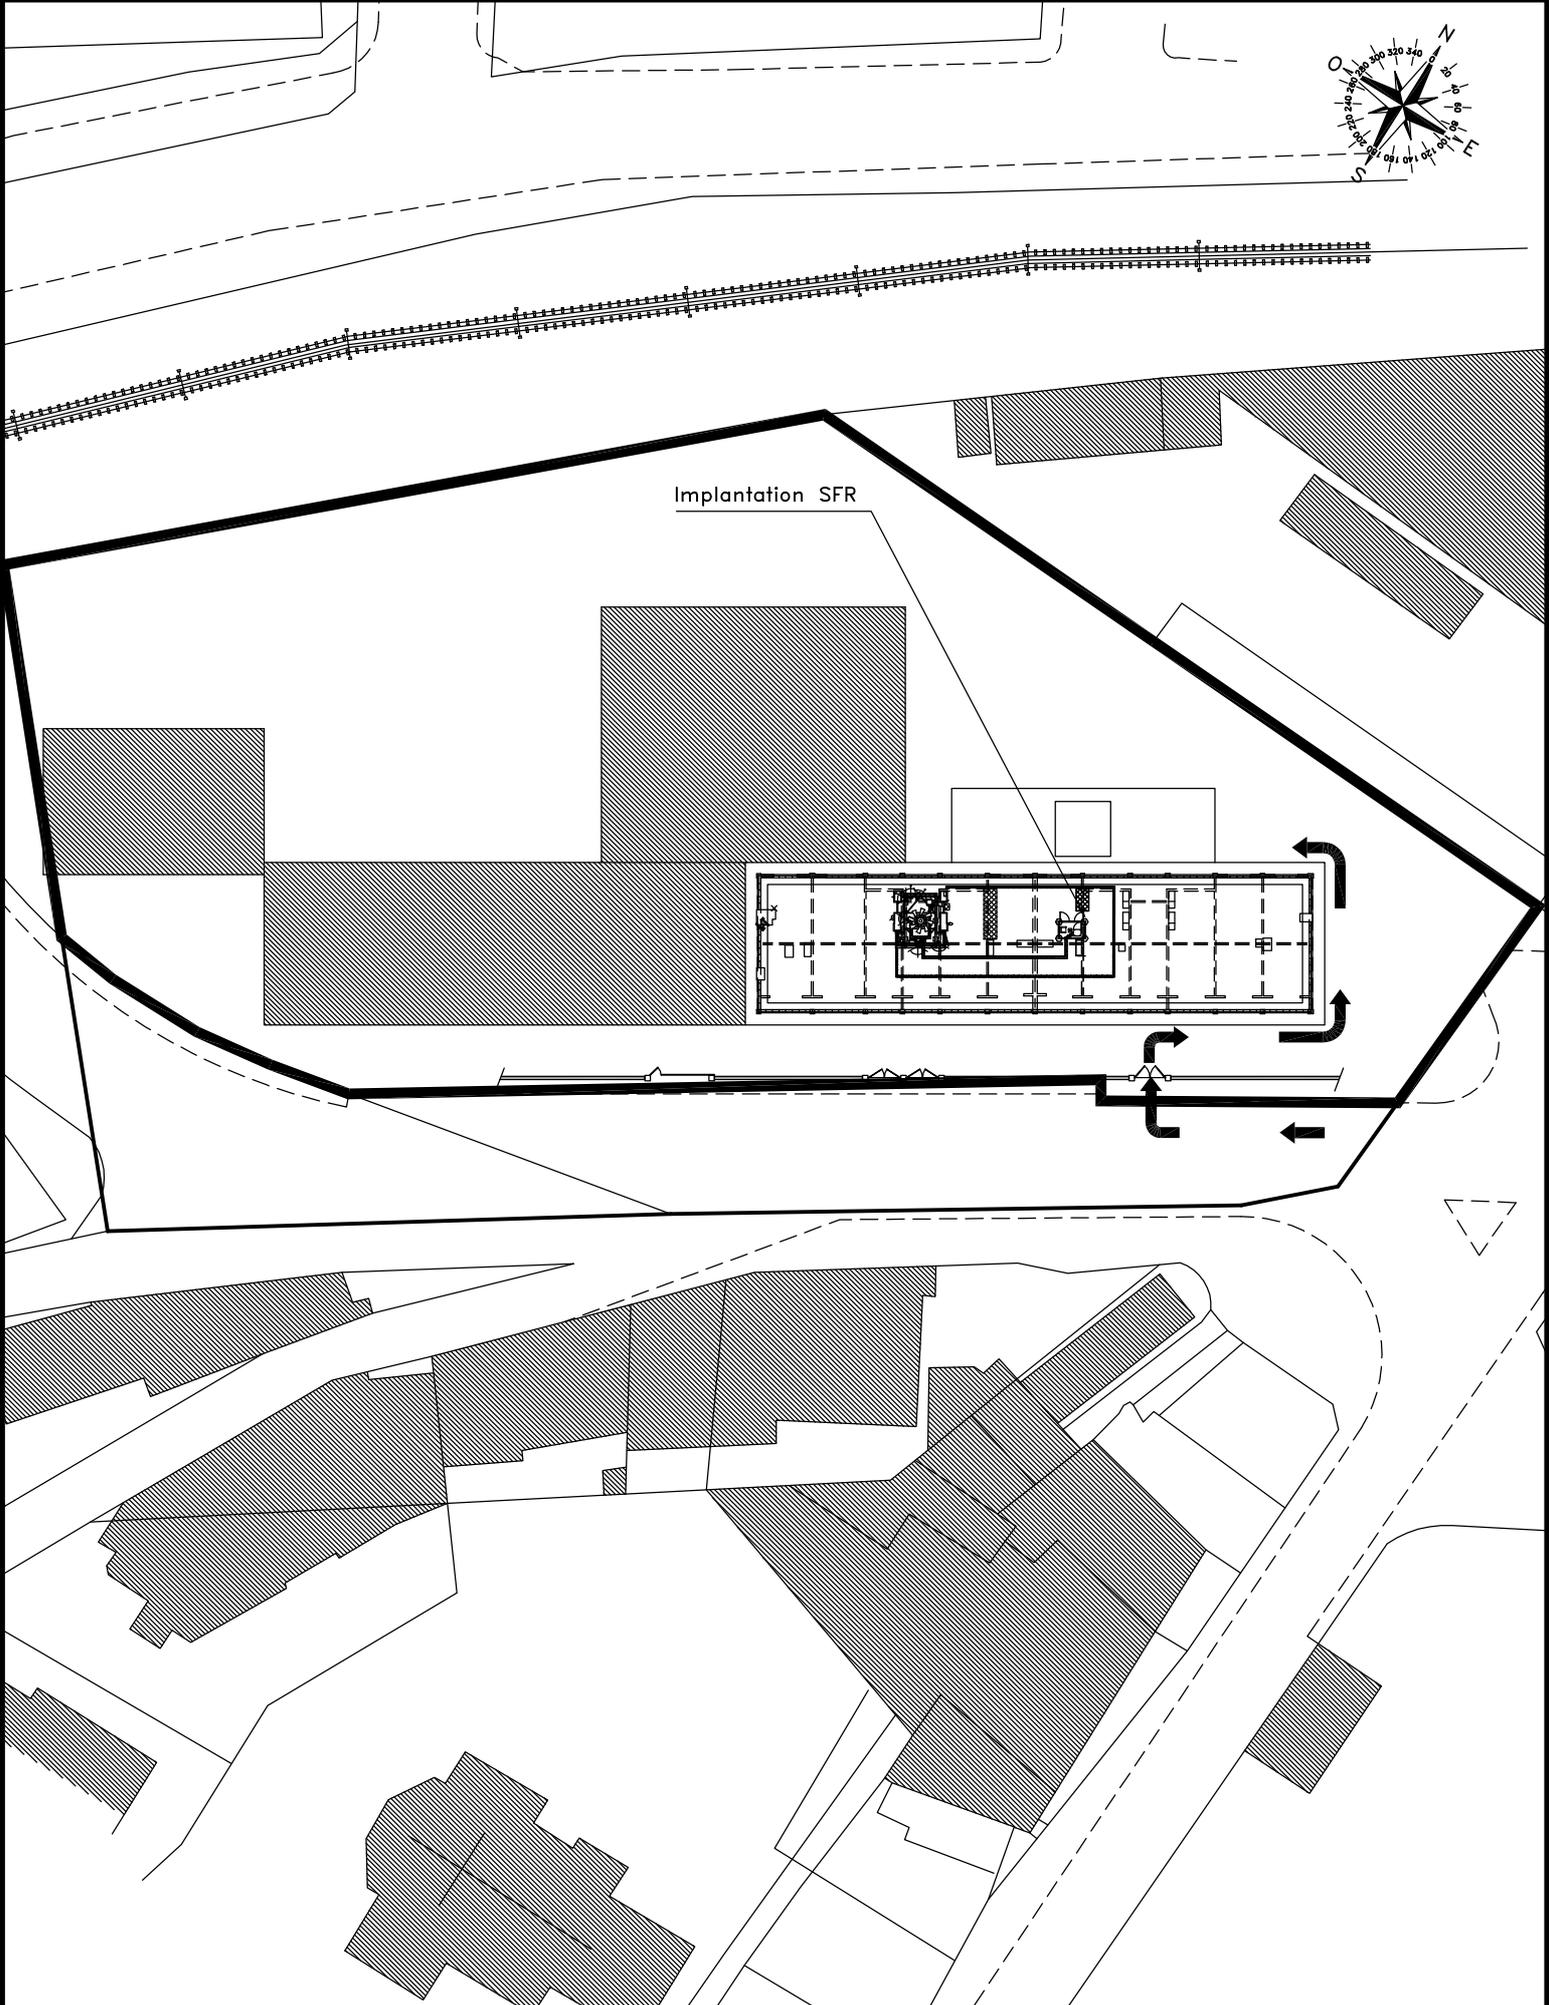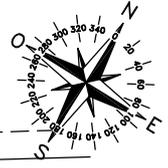

Implantation SFR

PLAN CADASTRE				DOSSIER	COMSIS
				ECHELLE	1/500
THONON CENTRE				DATE	01/08/2016
				FICHER	740771_COMSIS
N°G2R DU SITE	N° DE PLAN	INDICE	FOLIO	DESSINATEUR	CIRCET
740771	1	A	1/1		

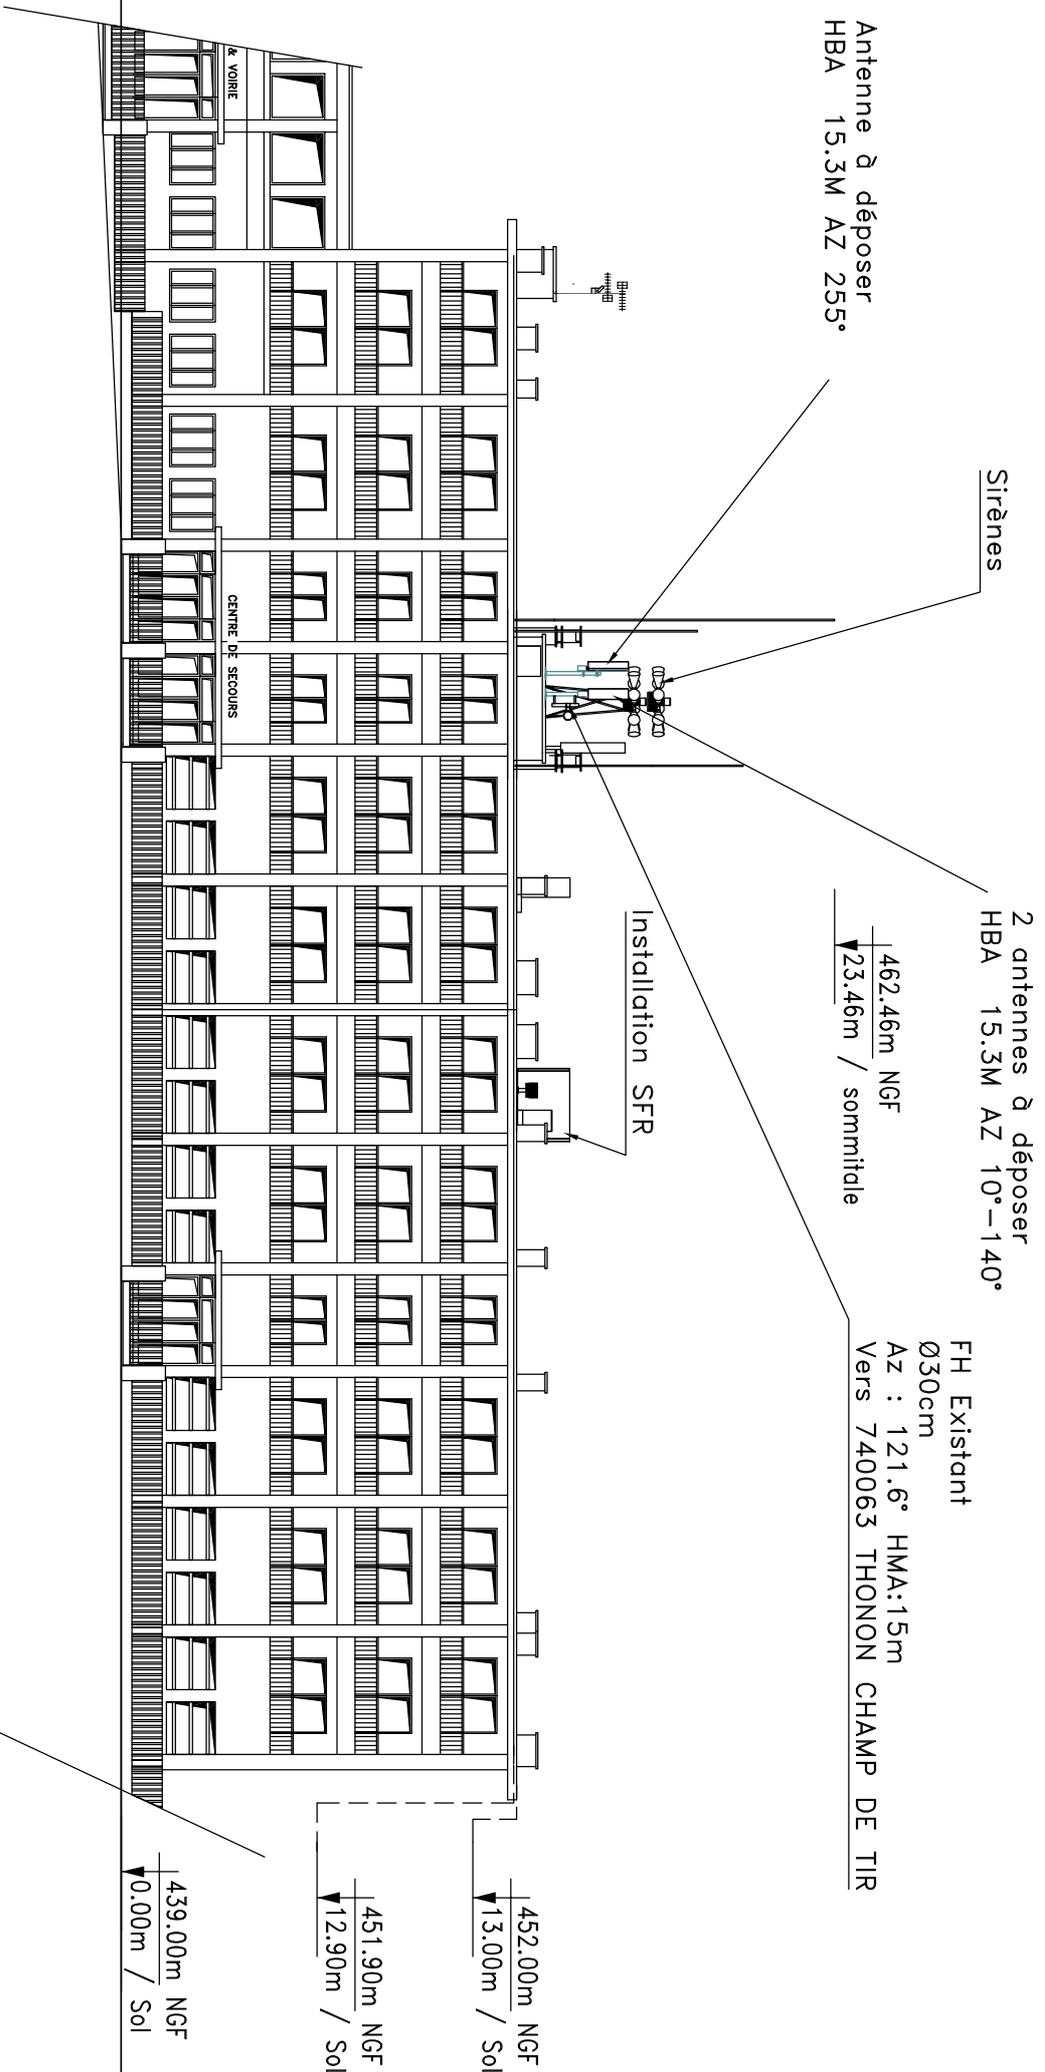

PLAN ELEVATION ETAT EXISTANT

THONON CENTRE

DOSSIER		COMSIS	
ECHELLE		1/250	
DATE		01/08/2016	
FICHIER		740771_COMSIS	
DESSINATEUR		CIRCET	
N°GZR DU SITE		N° DE PLAN	
740771		4	
INDICE		FOLIO	
A		1/2	


PROJET SFR S2 ANTENNE SFR
 MUTU-SFR-BT
 L800/G900/U2100/L2600
 HBA 15.3M AZ 255°

Sirènes

PROJET SFR S0/1 ANTENNES SFR
 MUTU-SFR-BT L800 / G900 / U2100 / L2600
 HBA 15.3M AZ 10°-140°

FH SFR Ø30cm
 Az : 121.6° HMA:15m
 Vers 740063 THONON CHAMP DE TIR

Installation SFR

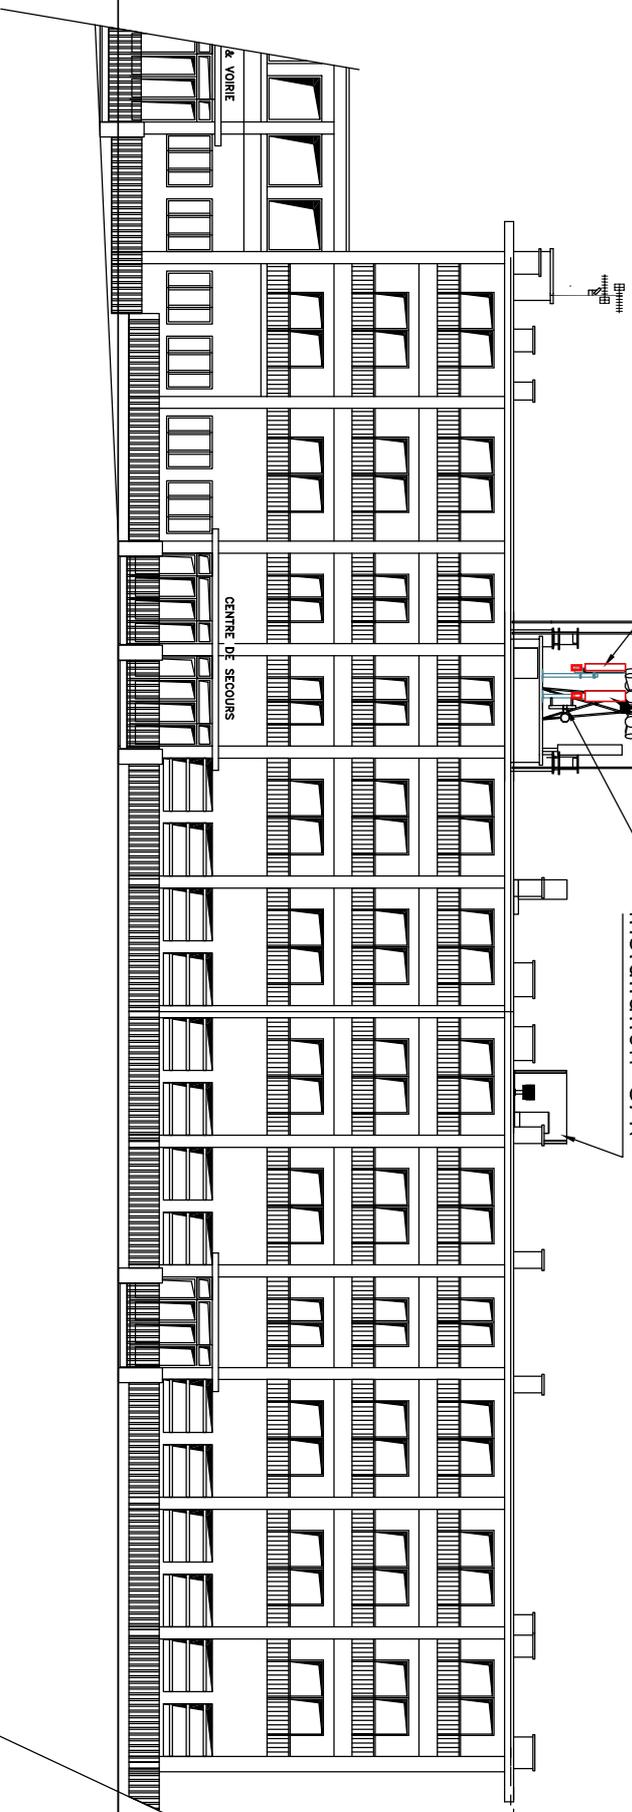

439.00m NGF
 0.00m / Sol


PLAN ELEVATION

THONON CENTRE

DOSSIER COMSIS
 ECHELLE 1/250

DATE 01/08/2016



N°GZR DU SITE	N° DE PLAN	INDICE	FOLIO	FICHER	740771_COMSIS
740771	5	A	2/2	DESSINATEUR	CIRCET

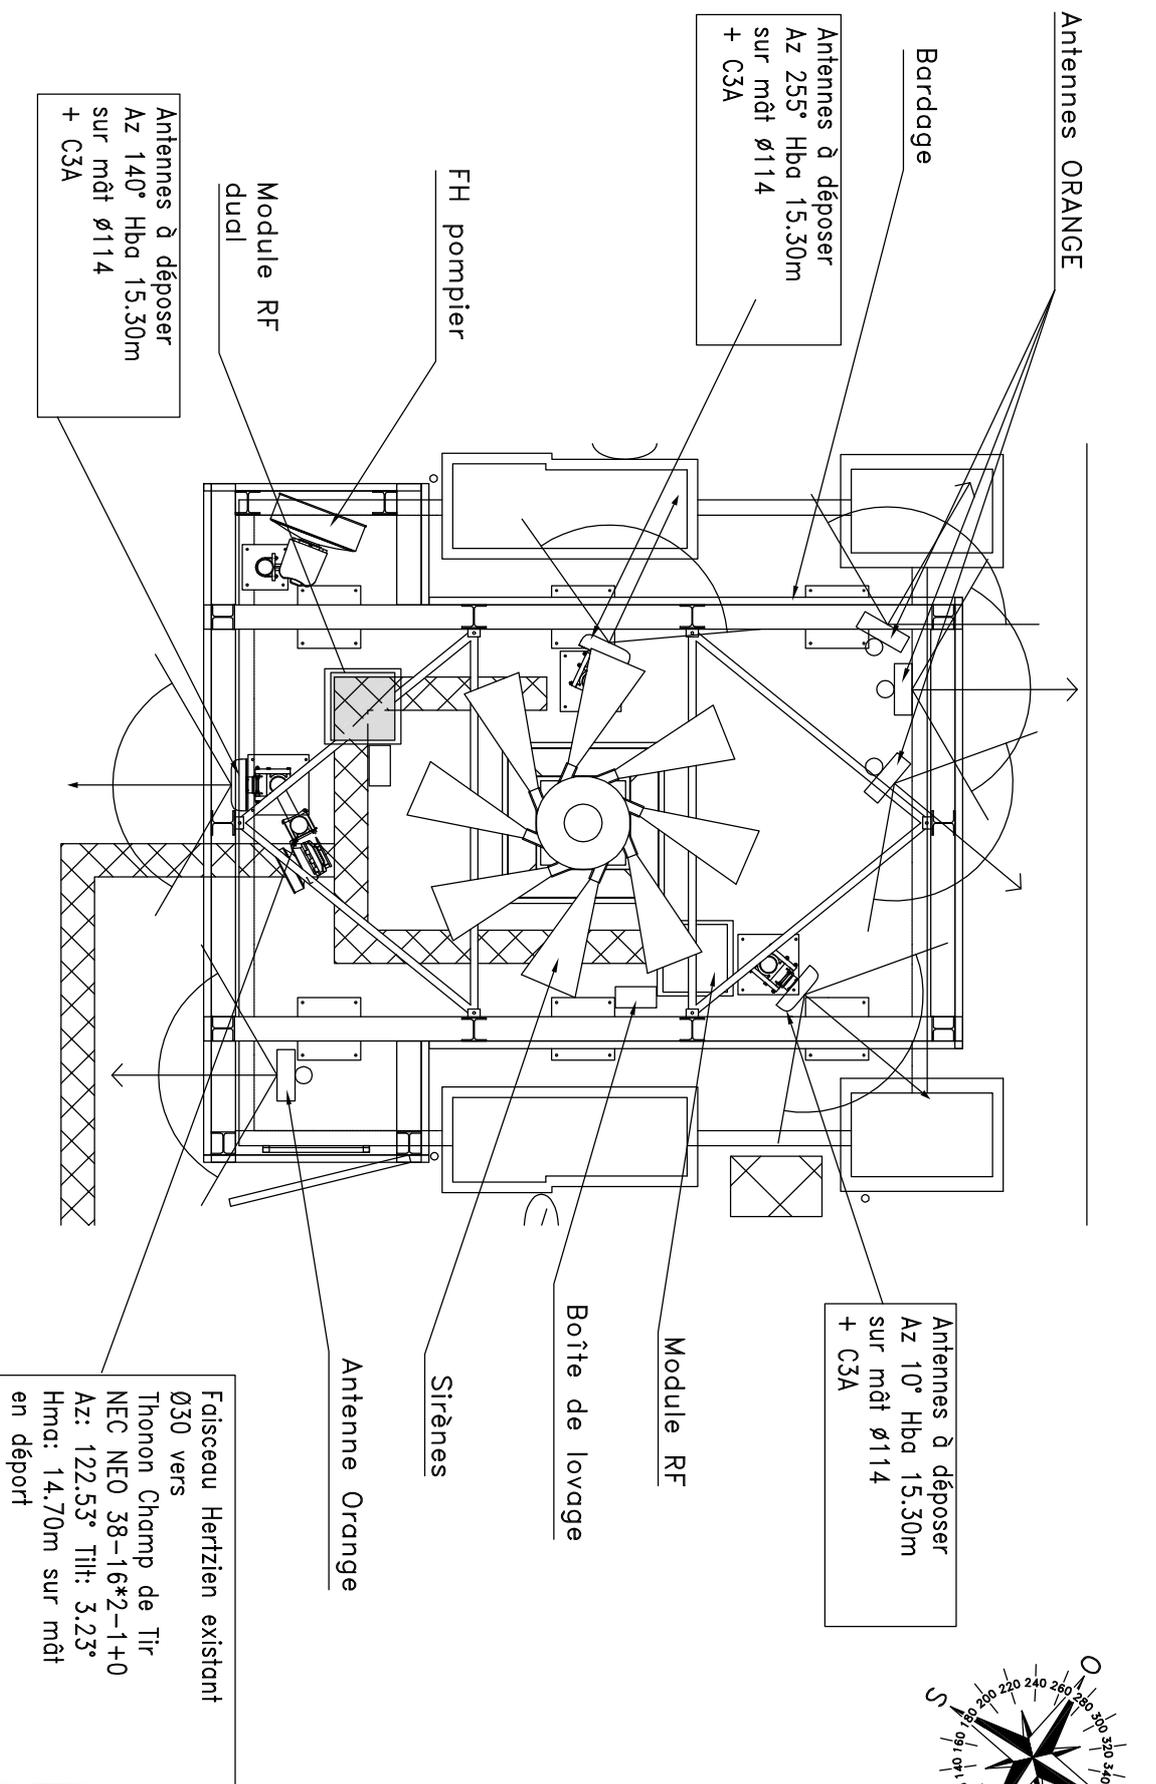

PLAN DE MASSE ETAT EXISTANT

THONON CENTRE

DOSSIER		COMSIS	
ECHELLE		1/50	
DATE		01/08/2016	
FICHER		740771_COMSIS	
DESSINATEUR		CIRCET	
N°GZR DU SITE	N° DE PLAN	INDICE	FOLIO
740771	2	A	1/2

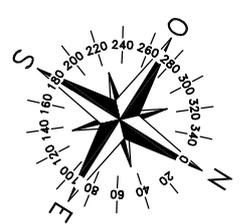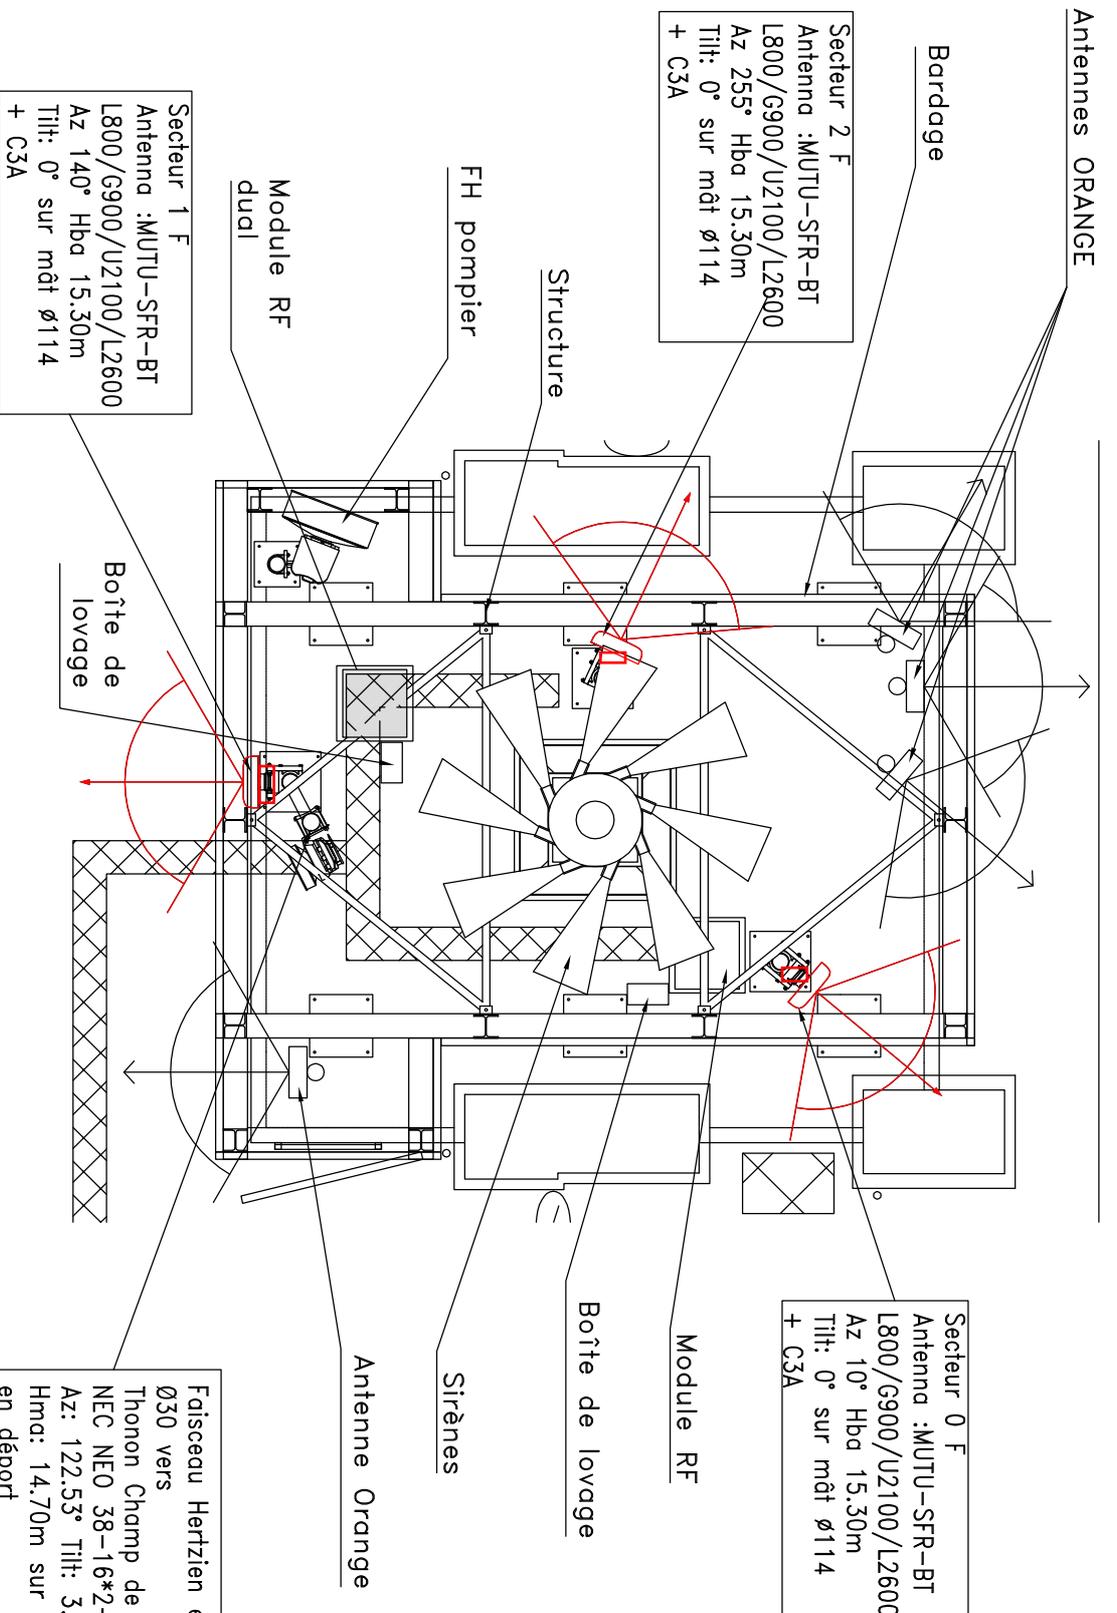

PLAN DE MASSE ETAT PROJET

THONON CENTRE

N°GZR DU SITE		N° DE PLAN		INDICE		FOLIO		DATE		FICHER		DESSINATEUR		CIRCET	
740771		3		A		2/2		01/08/2016		740771_COMSIS					

DOSSIER	COMSIS
ECHELLE	1/50